


LEGENDA SIMBOLI PREVENZIONE INCENDI	
Percorso di uscita orizzontale	Pulsante di sgancio impianto elettrico
Percorso di uscita verso il basso	Valvola intercettazione combustibile
Percorso di uscita verso l'alto	Rivelatore di incendio
Porta EI 90°	Rivelatore di fumo in controsoffitto
Porta con maniglione antipanico - uscita di sicurezza	Ripetitore di segnale rivelatore di fumo in controsoffitto
Indicazione uscita di sicurezza	Pannello ottico-acustico rivelazione fumi
Estintore portatile	Camino shunt REI120 superficie non inferiore a 0.1 mq
Idrante su naspo UNI 25	Larghezza utile di passaggio netta
Idrante a muro UNI 45	* maniglione antipanico
Attacco per autopompa	Pareti e strutture EI/REI90
Idrante soprasuolo UNI70	ESTINTORI A/F
Centrale rilevazione incendi	Accessibilità ai mezzi dei W.F.
Apparecchio per illuminazione di sicurezza autodimentato o sotto circuito di sicurezza	(*) Infissi perimetrali che si dovranno aprire in caso di allarme incendio
Pulsante di segnalazione manuale allarme antincendio	Infissi in copertura ad apertura automatica in caso di allarme incendio
Pannello sganci e segnalazioni	percorso libero da ostacoli
Impianto di allarme a diffusione sonora con autopartanti	

SEZIONE A-A' scala 1:100

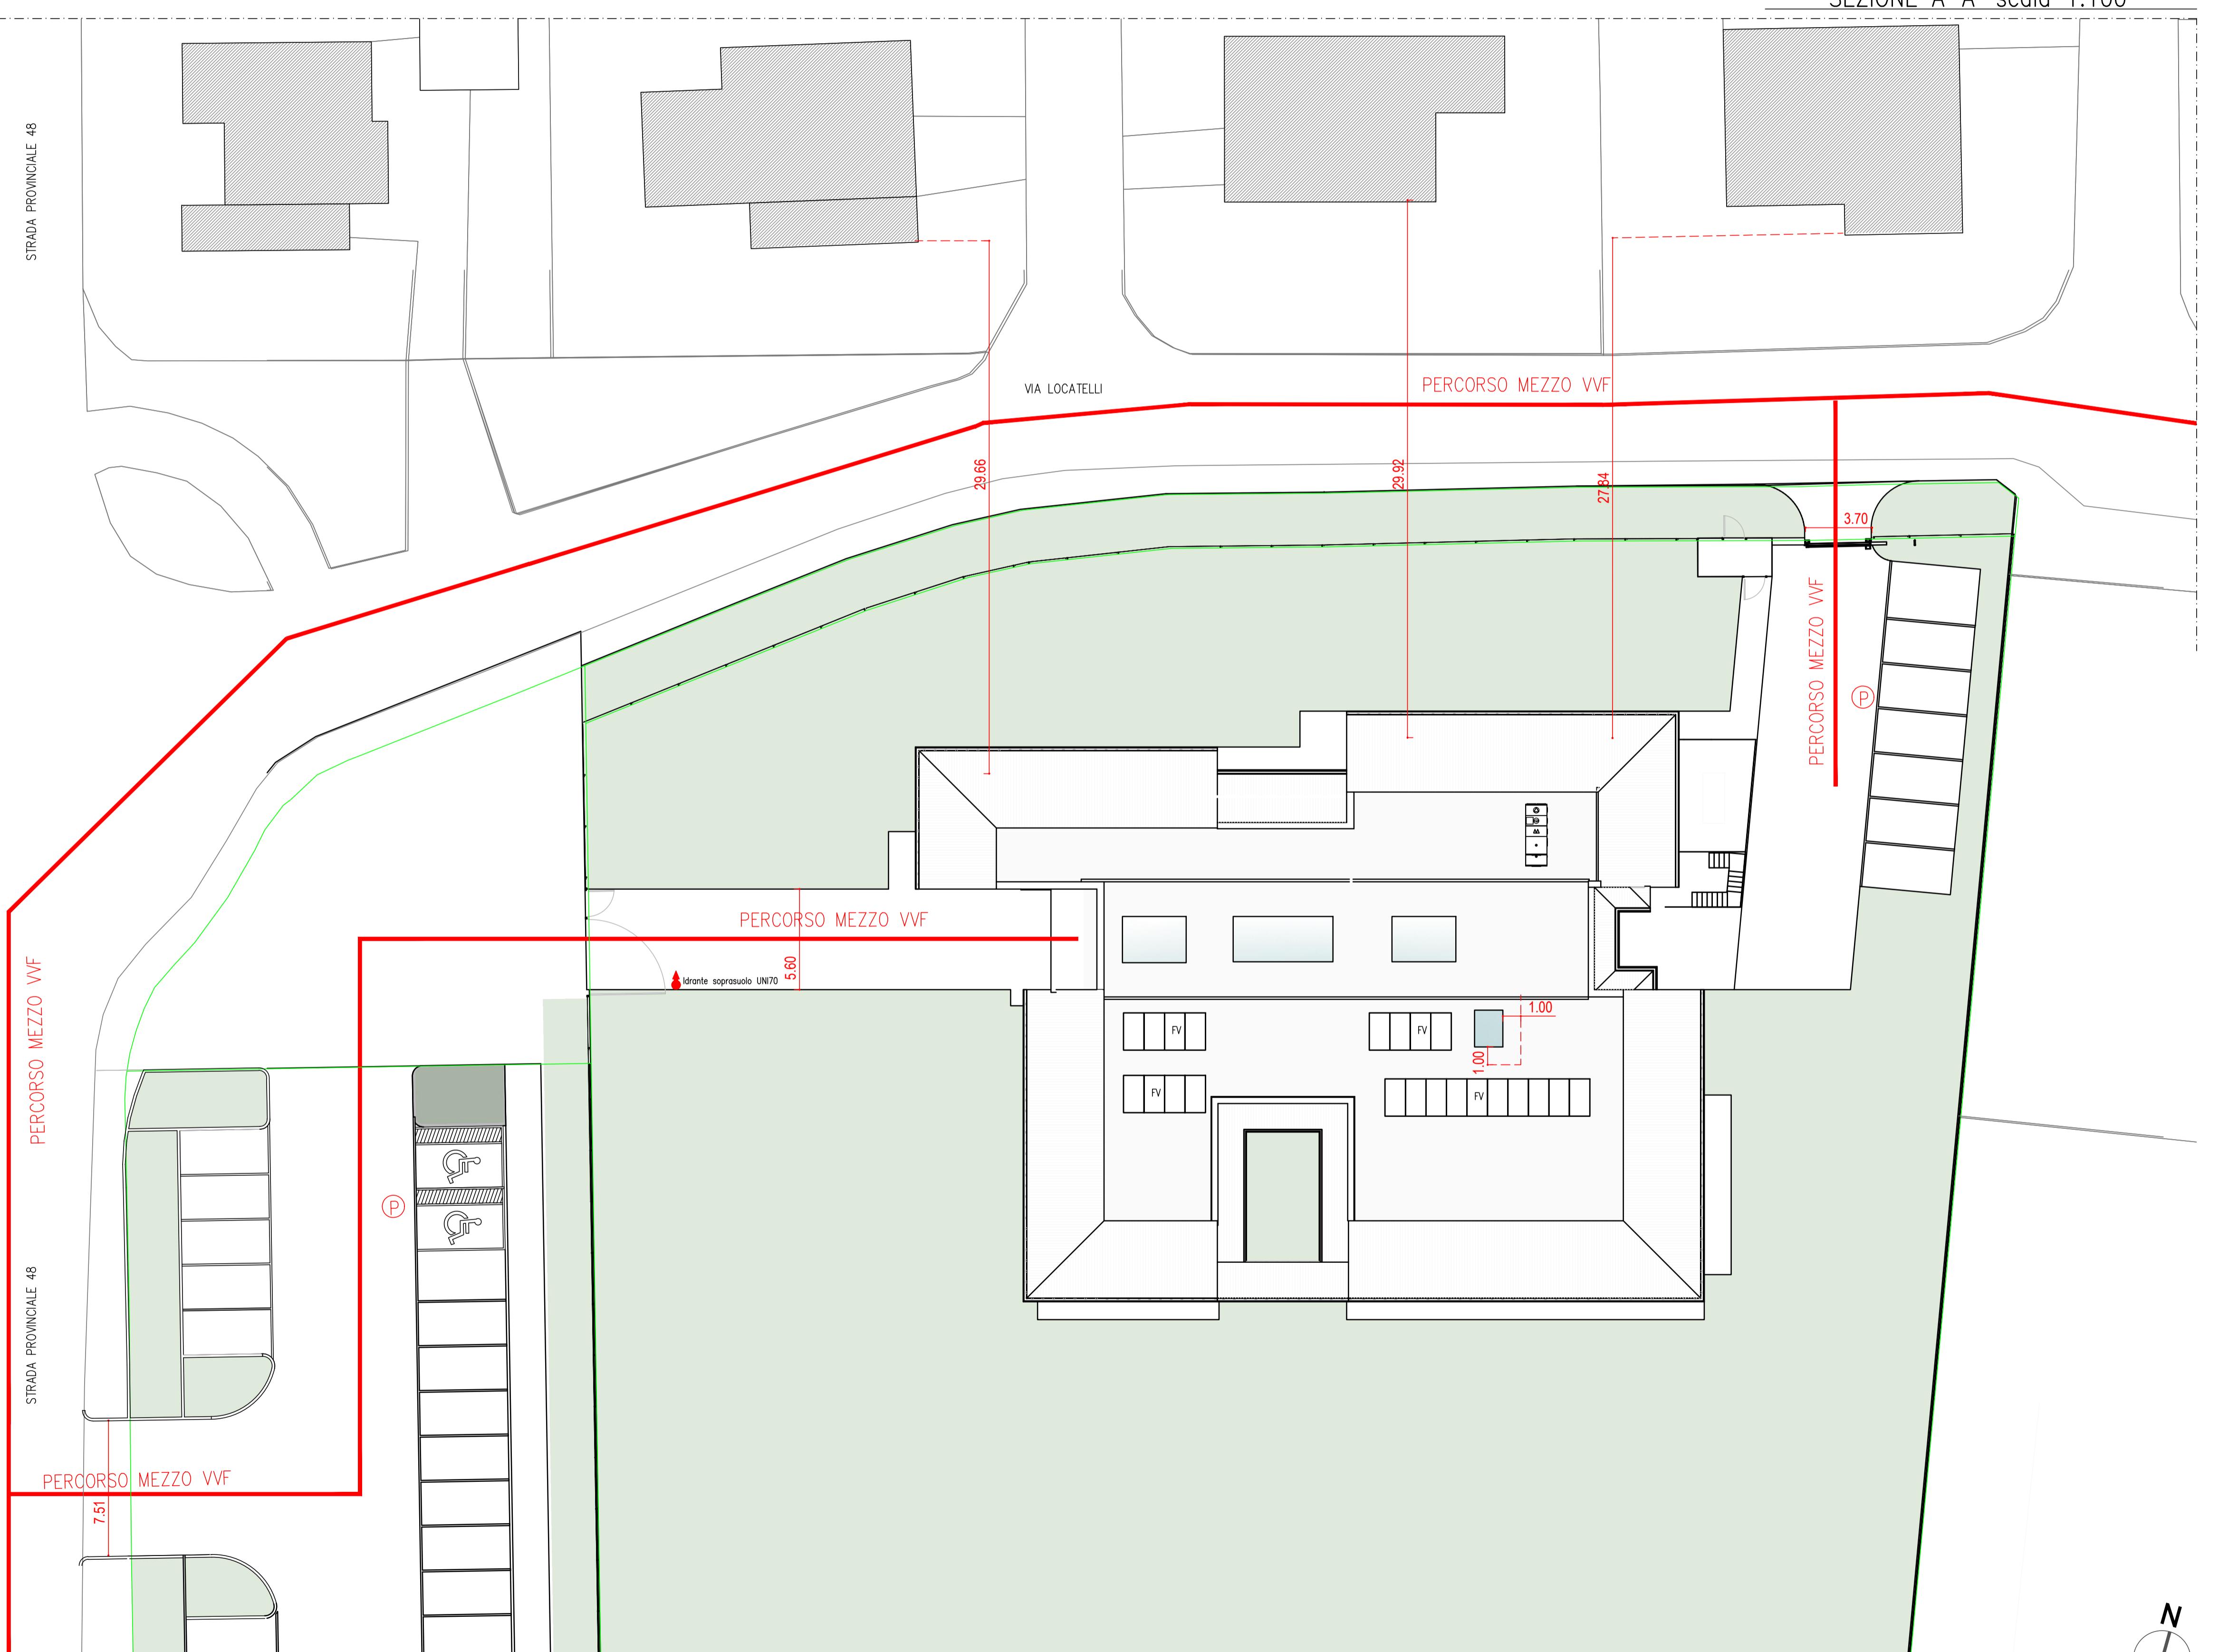

PIANTA GENERALE AVVICINAMENTO MEZZI W.F.

LEGENDA

	distanza minima da rispettare per posa pannelli Fotovoltaici
	pannelli Fotovoltaici classe 1
	impianto Fotovoltaico 52,8 Kwp

FUTURA LA SCUOLA PER L'ITALIA DI DOMANI



Città di Sesto Calende

INTERVENTO FINANZIATO DALL'UNIONE EUROPEA - NEXT GENERATION EU

Progetto Definitivo / Esecutivo

DEMOLIZIONE CON RICOSTRUZIONE ED AMPLIAMENTO DI
ASILO NIDO COMUNALE "IL PICCOLO PRINCIPE"
Via Locatelli, Sesto Calende (VA)

Impresa Affidataria:

TRABANO srl
COSTRUZIONI EDILI

Impresa Tabano S.r.l - Via dell'Industria 5 - Venegono Inferiore (VA)

Progettisti ATP:

Capogruppo:

MPTI
INGEGNERIA
ARCHITETTURA
URBANISTICA

ing. Alberto Mazzucchelli
Ord. Ingegn. Prov. Varese n°1625
SIA n°160796

arch. Roberto Pozzi
Ordine degli Architetti della
Provincia di Varese n°1017
Consulente CasalClima ID 199175
Via Europa 54, Morazzone (VA) - Passaggio Duomo 2 Milano (MI) - Tel. 0332870777 - www.mpti.it
info@mpti.it

Co - progettisti:

SINGEGNERIA
INGEGNERIA
ARCHITETTURA
URBANISTICA

ing. Luca Santarelli
Via Galliani 66/b
Casale Litta (VA)

STUDIO TECNICO
BASAN - COD.RIZ78
ing. Roberto Bottelli
Via Cellini 3
Varese (VA)

IPI
Ingegneri Architetti
ing. Davide Lodi Rizzini
Via Papa Giovanni XXIII 8
Capriago Intimiano (CO)

Giovane Professionista:

CATTANEO SIMONE
BIOLOGO TECNICO DI MIGRAZIONI

ing. Simone Cattaneo
Via Marconi 36
Azzate (VA)

Collaboratori:
arch. Silvana Garegnani
arch. Giacomo Mazzucchelli
arch. Gianluca Buzzi
ing. Marco Lanfranconi
ing. Gabriele Zampini
ing. Giorgio Parpinel

tavola nr.

AI 0.1

PROGETTO DI PREVENZIONE INCENDI

PLANIMETRIA GENERALE E SEZIONE

commessa	1385.02	scala	1:200	data
aggiornamento		data aggiornamento		approvato il