

LEGENDA

- COMPARTO 01_ superficie 730 mq
 COMPARTO 02_ superficie 97 mq
 COMPARTO 03_ superficie 23 mq

PLANIMETRIA GENERALE PIANO TERRA COMPARTIMENTI
scala 1:200


LEGENDA SIMBOLI PREVENZIONE INCENDI	
■ Percorso di uscita orizzontale	● Pulsante di sgancio impianto elettrico
→ Percorso di uscita verso il basso	☒ Valvola intercettazione combustibile
↑ Percorso di uscita verso l'alto	■ Rivelatore di incendio
■ Porto EI 90°	■ Rivelatore di fumo in controsoffitto
■ U.S.	■ Ripetitore di segnale rivelatore di fumo in controsoffitto
■ I.U.S.	■ FIRE Pannello ottico-acustico rivelazione fumi
■ Estintore portatile	■ Comino shunt REI120 superficie non inferiore a 0.1 mq
■ Idrante su naspo UNI 25	■ Larghezza utile di passaggio netta
■ Idrante a muro UNI 45	* maniglione antipanico
■ Attacco per autopompa	■ Pareti e strutture EI/EI90
■ Idrante sopravuoto UNI70	■ ESTINTORI A/F
■ Centrale rilevazione incendi	■ Accessibilità ai mezzi dei W.F.
■ Apparecchio per illuminazione di sicurezza autoallentato o sotto circuito di sicurezza	(*) Infissi perimetrali che si dovranno aprire in caso di allarme incendio
■ Pulsanze di segnalazione manuale allarme antincendio	■ Infissi in copertura ad apertura automatica in caso di allarme incendio
■ Pannello sganci e segnalazioni	■ percorso libero da ostacoli
■ Impianto di allarme a diffusione sonora con autopartanti	■ 120

LEGENDA CLASSIFICAZIONI

HA	in relazione alla massima quota dei piani HA = h < 12 m
TA	arie destinate principalmente alla presenza di bambini
TB	arie destinate ad uffici o servizi
TC	arie destinate al confezionamento dei pasti nel caso vi sia la presenza di impianti a gas
TO	arie destinate a spazi comuni
TM ₁	locali destinati a lavaggio della biancheria o a deposito con carico di incendio specifico qf>300MJ/mq
TZ	altre aree
L	lucernari verticali
nota:	l'illuminazione di emergenza estesa fino alla Via pubblica

LEGENDA ESTINTORI

- E A fuochi di materiali solidi
 E B fuochi di materiali liquidi o solidi liquefabbrili
 E C fuochi di gas
 E F fuochi di cattura

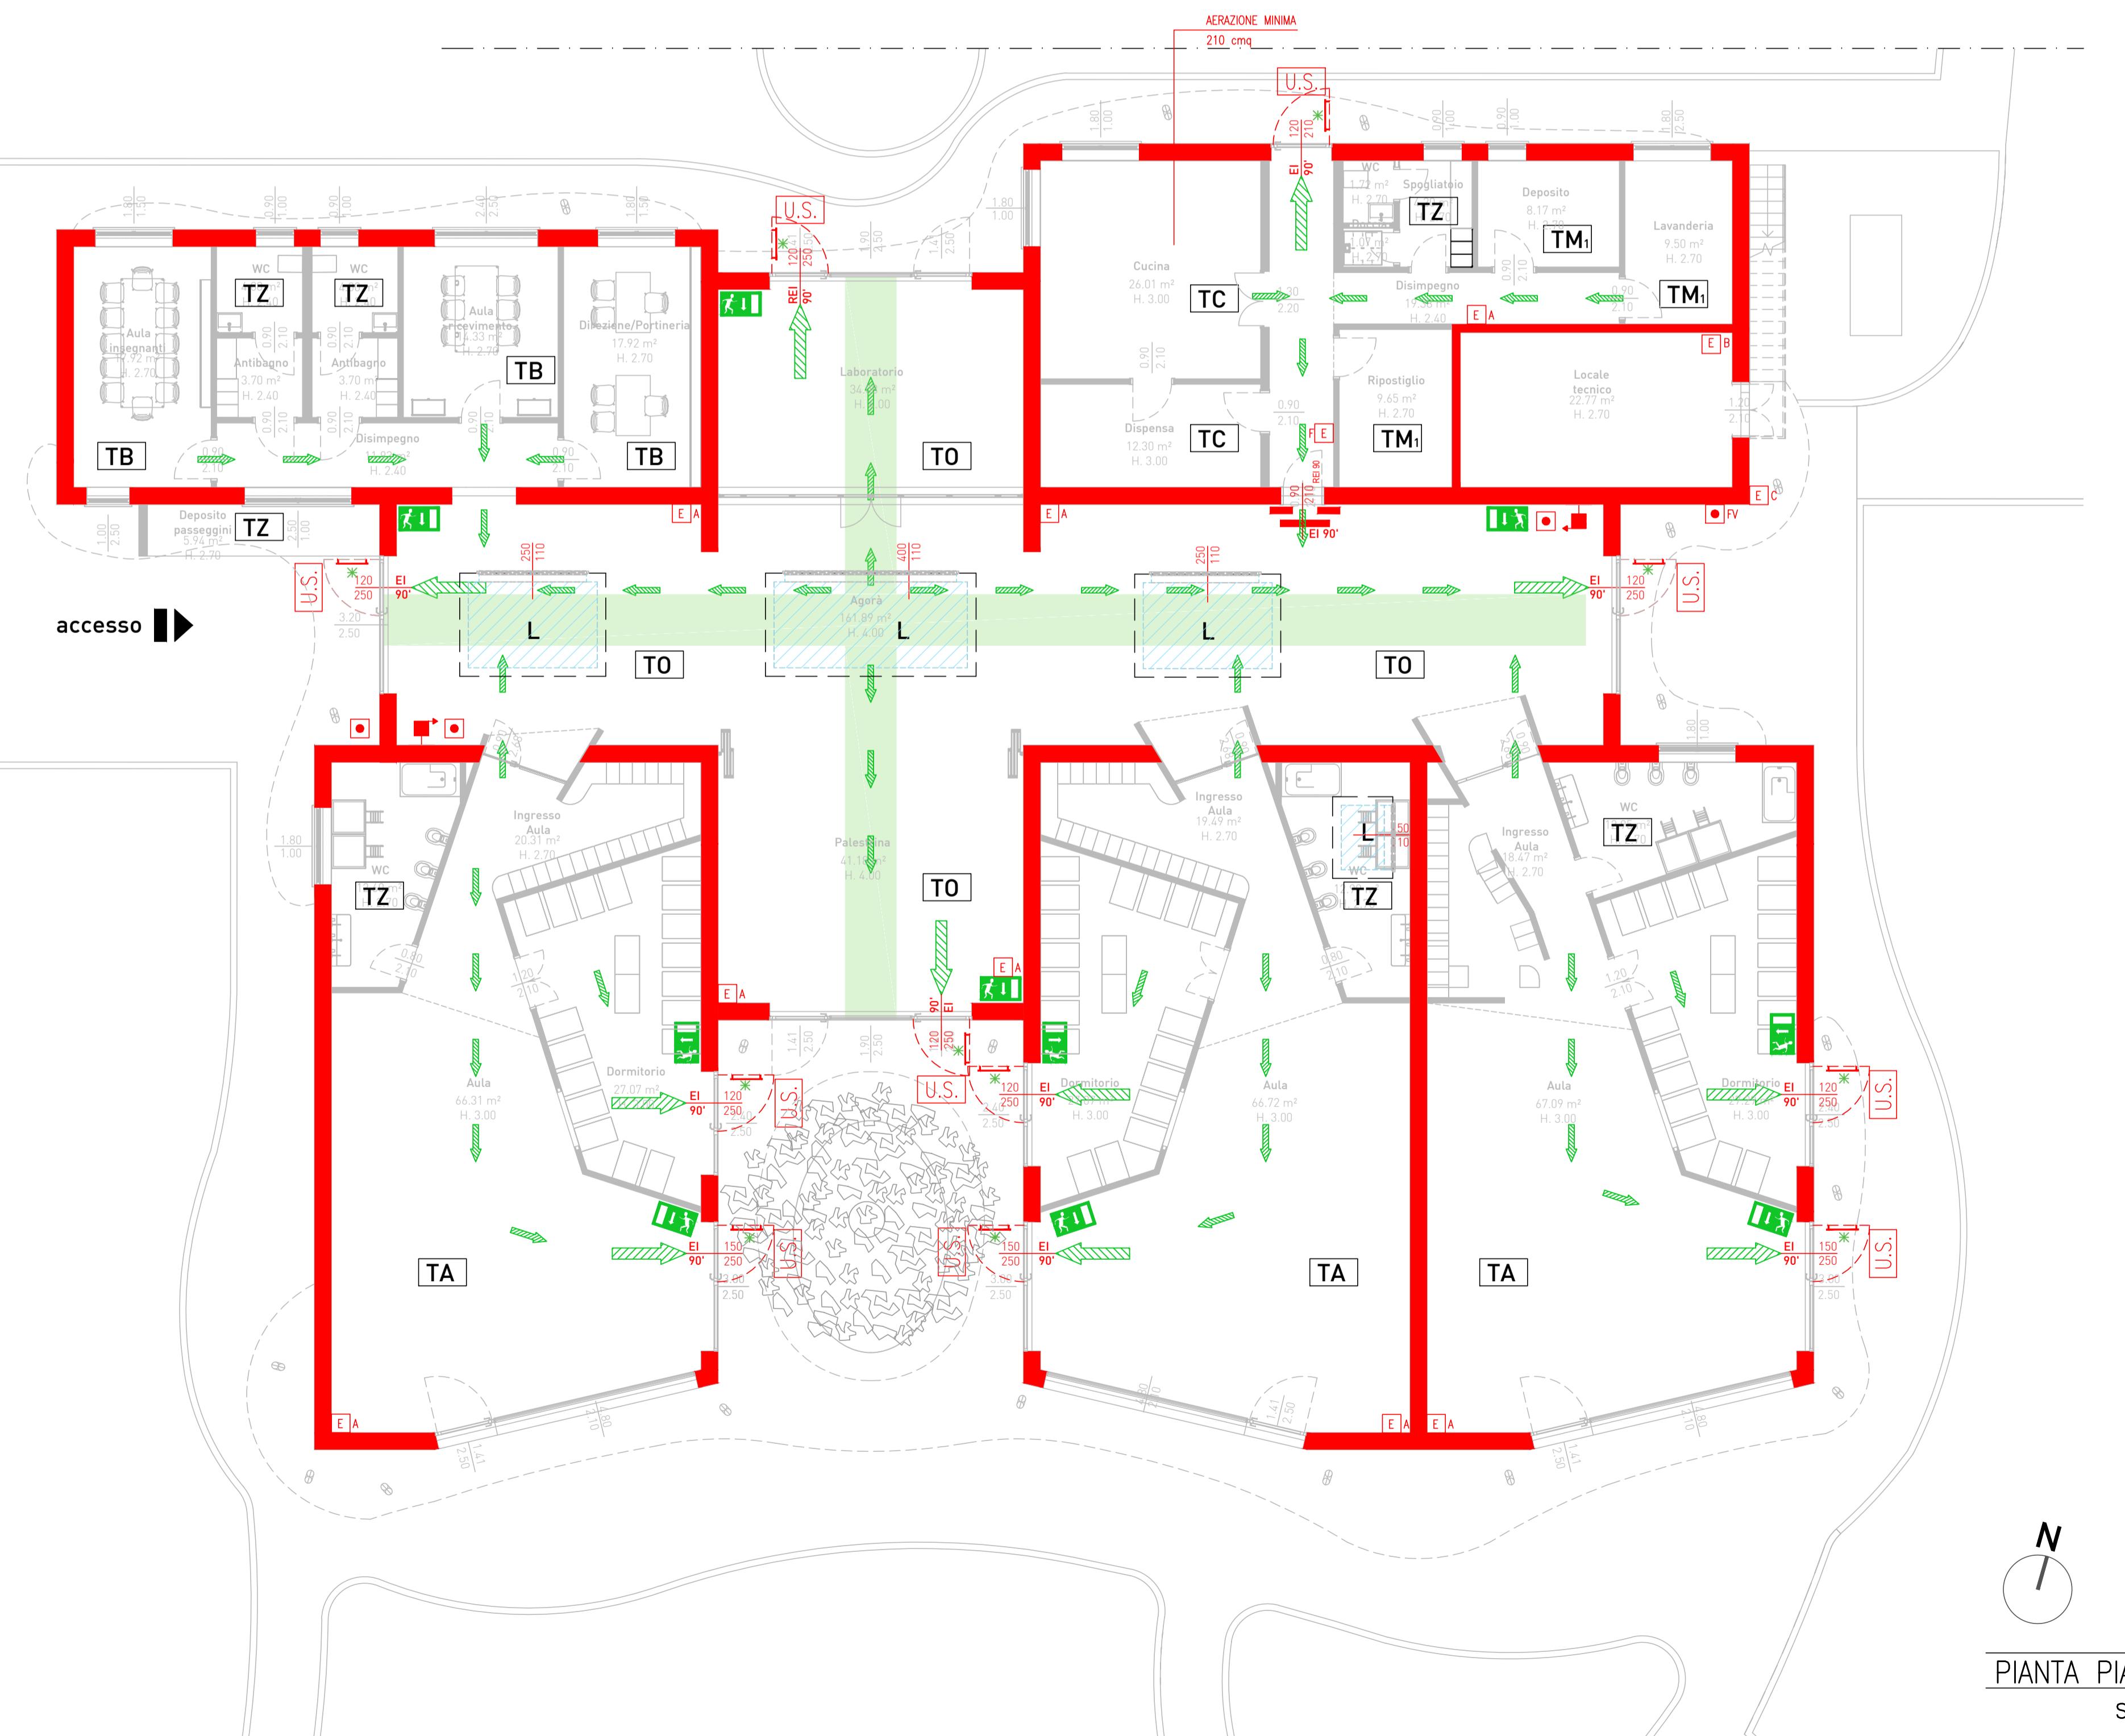

FUTURA LA SCUOLA PER L'ITALIA DI DOMANI

Città di Sesto Calende

INTERVENTO FINANZIATO DALL'UNIONE EUROPEA - NEXT GENERATION EU

Progetto Definitivo / Esecutivo

DEMOLIZIONE CON RICOSTRUZIONE ED AMPLIAMENTO DI ASILO NIDO COMUNALE "IL PICCOLO PRINCIPE" Via Locatelli, Sesto Calende (VA)

Impresa Affidataria: **TRABANO COSTRUZIONI EDILI**
Impresa Tabano S.r.l - Via dell'Industria 5 - Venegono Inferiore (VA)


Progettisti ATP:
Capogruppo: **M.P.M. INGEGNERIA ARCHITETTURA URBAΝISTICA** ing. Alberto Mazzucchelli Ord. Ingegn. Prov. Varese n°1625 SIA n°160794 Via Europa 54, Morazzone (VA) - Passaggio Duomo 2 Milano (MI) - Tel. 033870777 - www.mpm.it - info@mpm.it

Co-progettisti: **S.L.I. INGEGNERIA AMPIANTISTICA** ing. Luca Santarelli ing. Roberto Bottelli ing. Roberto Bottelli ing. Davide Lodi Rizzini ing. Pasquale Iommazzo Via Galliani 66/ter Casale Litta (VA) Via Cellini 3 Varese (VA) Via Papa Giovanni XXIII 8 Capiego Intimiano (CO) Via Carnia 134 Varese (VA)

Giovane Professionista: **CATTANEO SIMONE** ing. Simone Cattaneo ing. Silvana Garegnani arch. Giacomo Mazzucchelli arch. Gianluca Buzzi Via Marconi 36 Azzate (VA) Via Marconi 36 Azzate (VA)

Collaboratori: arch. Silvana Garegnani ing. Marco Lanfranchi arch. Gabriele Zampini arch. Gianluca Buzzi ing. Giorgio Parpinel

tavola nr.	PROGETTO DI PREVENZIONE INCENDI		
AI 0.2	PIANTA PIANO TERRA E COMPARTIMENTI		
commessa	1385.02	scala	1:100
aggiornamento		data aggiornamento	04/08/2023
		approvato il	

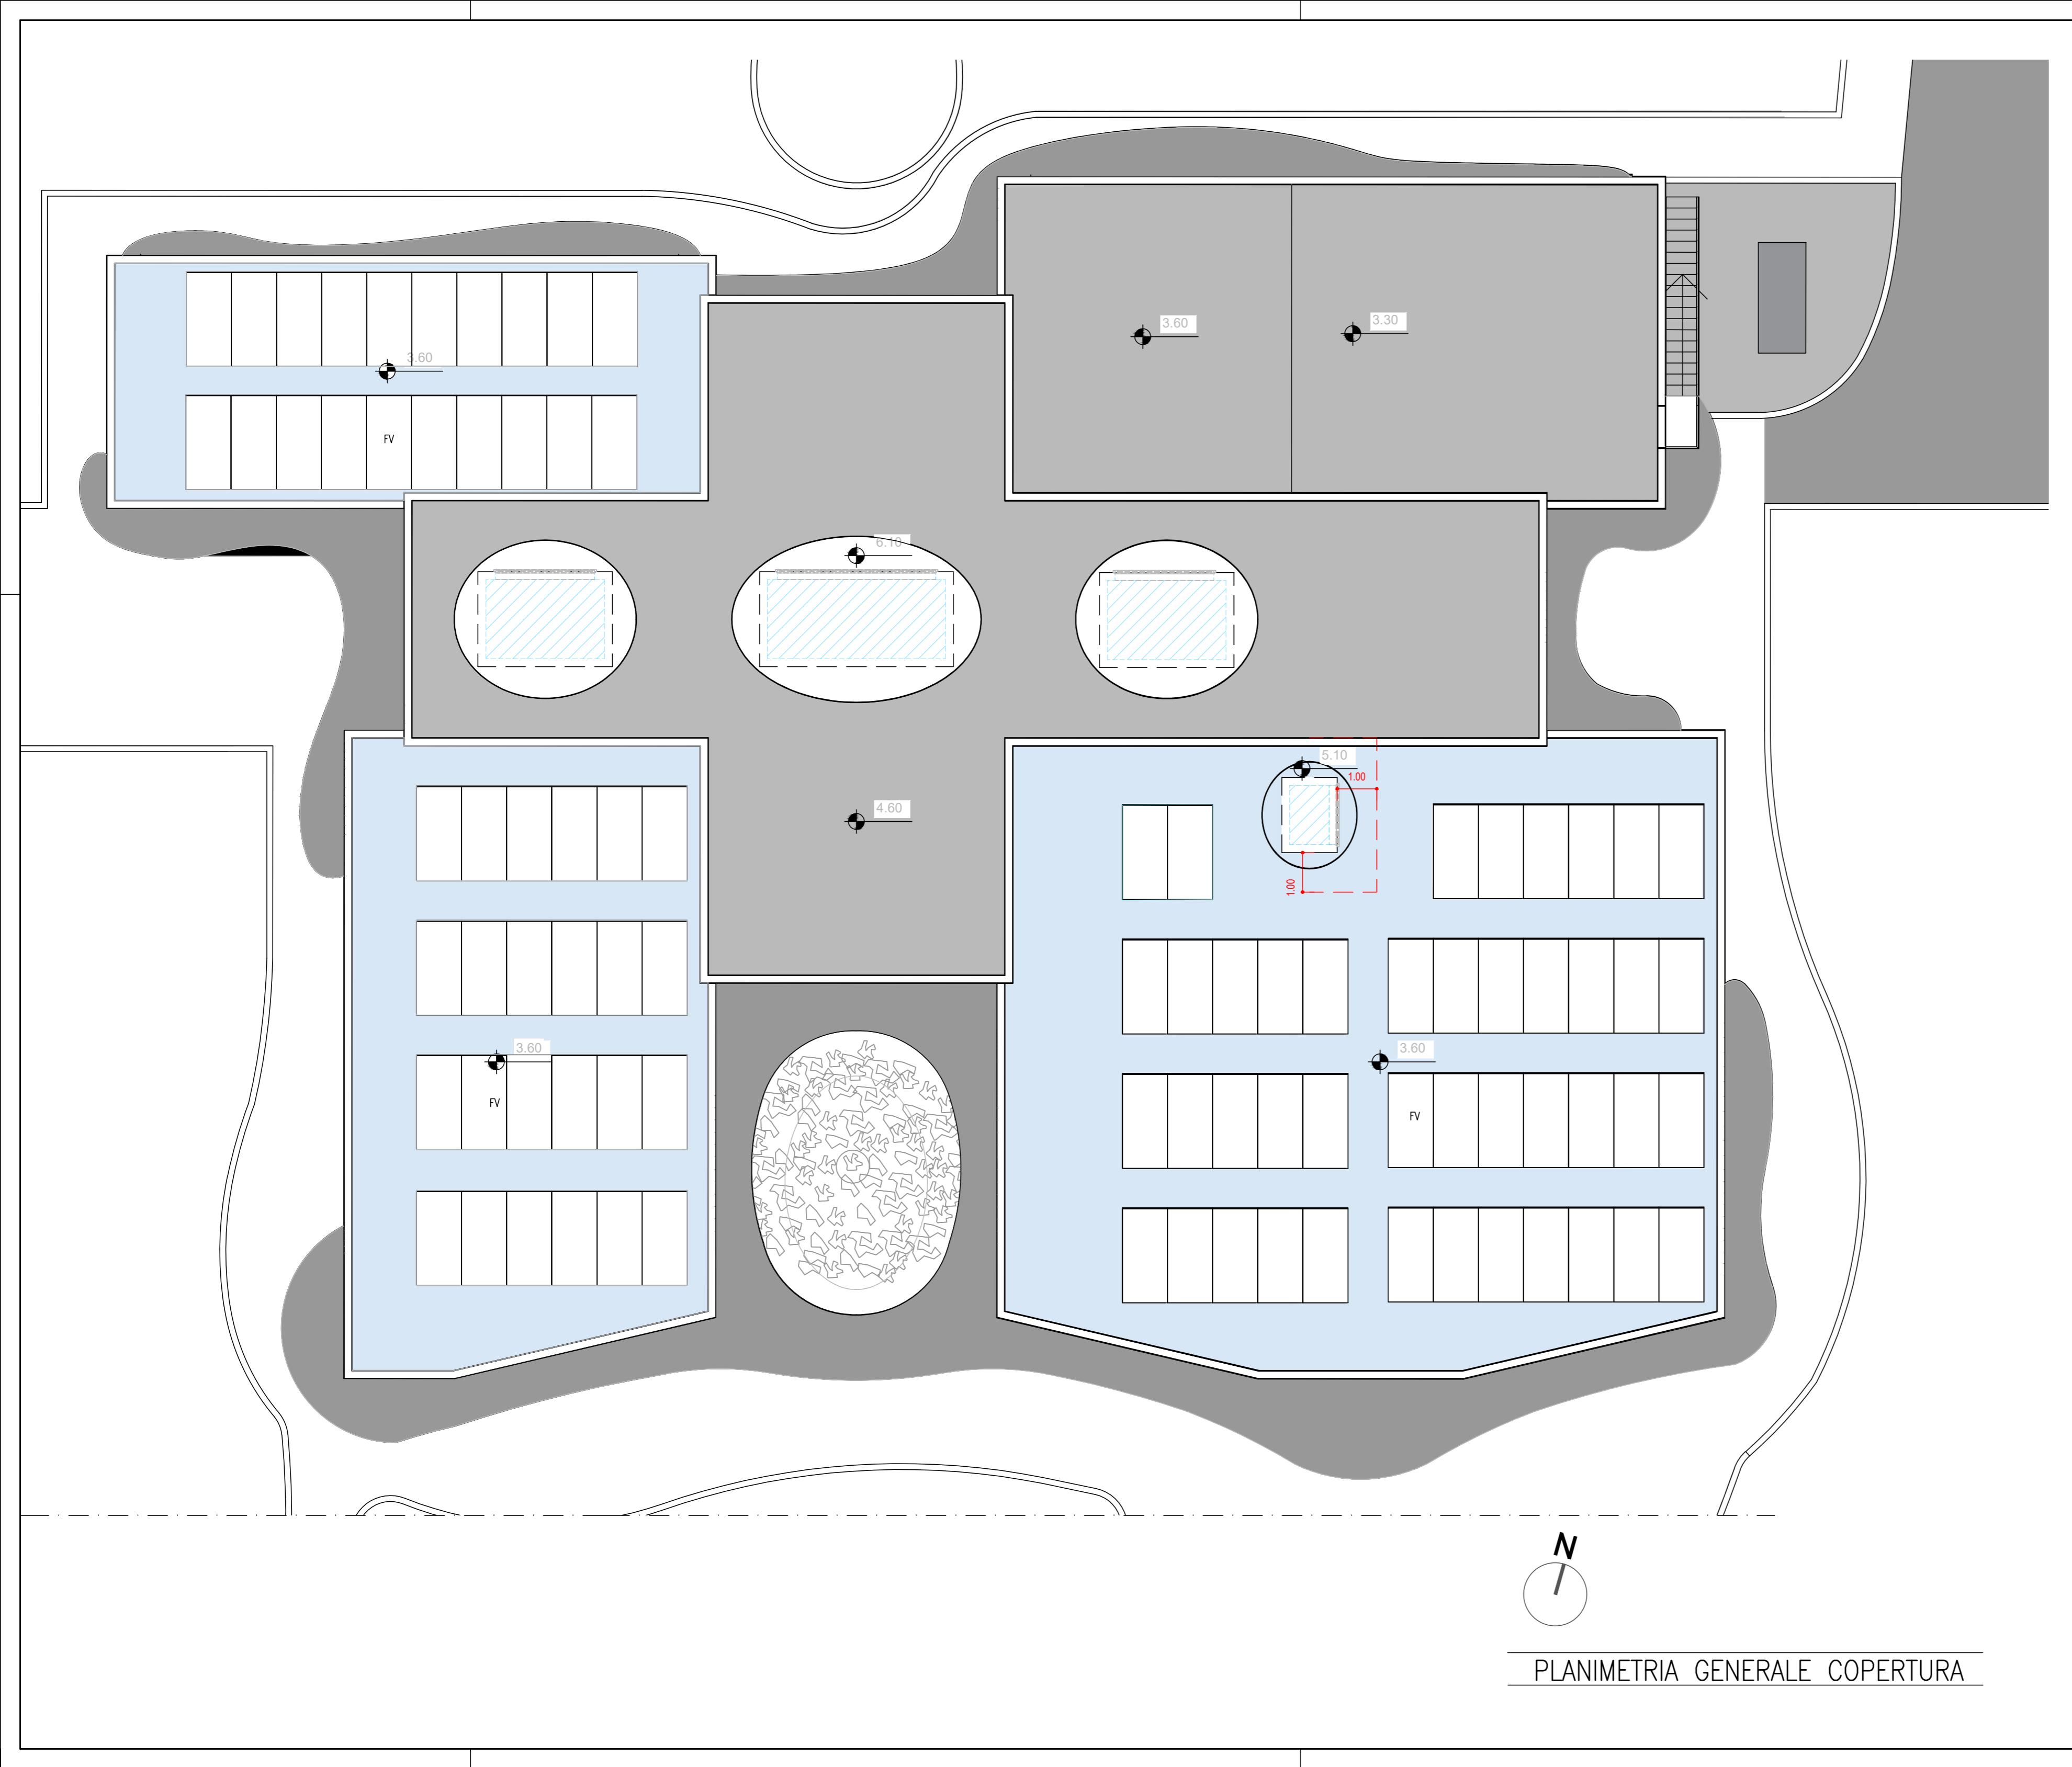

FUTURA LA SCUOLA PER L'ITALIA DI DOMANI

Finanziato dall'Unione europea Italia domani

INTERVENTO FINANZIATO DALL'UNIONE EUROPEA - NEXT GENERATION EU

Progetto Definitivo / Esecutivo

DEMOLIZIONE CON RICOSTRUZIONE ED AMPLIAMENTO DI ASILO NIDO COMUNALE "IL PICCOLO PRINCIPE"
Via Locatelli, Sesto Calende (VA)

Impresa Affidataria:

TRABANO S.r.l.
COSTRUZIONI EDILI
Impresa Tabano S.r.l. - Via dell'Industria 5 - Venegono Inferiore (VA)

Progettisti ATP:
Capogruppo:

MPMA INGEGNERIA ARCHITETTURA URBANISTICA
ing. Alberto Mazzucchelli
Ord. Ingegn. Prov. Varese n°1625
SIA n°160796
Via Europa 54, Morazzone (VA) - Passaggio Duomo 2 Milano (MI) - Tel 0332870777 - www.mpmma.it - info@mpmma.it

Co - progettisti:

SLI INGEGNERIA URBANISTICA
ing. Luca Santarelli
Via Galliani 66/ter
Casale Litta (VA)

Bottelli ing. Roberto
ing. Roberto Bottelli
Via Cellini 3
Varese (VA)

STUDIO TECNICO BASSANI - IODI RIZZINI
ing. Davide Lodi Rizzini
Via Papa Giovanni XXIII 8
Capiego Intimiano (CO)

IPI Ing. Pasquale Iommazzo
Via Carnia 134
Varese (VA)

Giovane Professionista:


CATTANEO SIMONE DIPLOMATICO DI INGEGNERIA
ing. Simone Cattaneo
Via Marconi 36
Azzate (VA)

Collaboratori:

arch. Silvana Garegnani
arch. Giacomo Mazzucchelli
arch. Gianluca Buzzi
ing. Marco Lanfranconi
ing. Gabriele Zampini
ing. Giorgio Parpinel

tavola nr.	PROGETTO DI PREVENZIONE INCENDI		
AI 0.3	PIANTA PIANO COPERTURA		
commessa	1385.02	scala	1:100
aggiornamento		data aggiornamento	04/08/2023
		approvato il	

STRADA PROVINCIALE 48

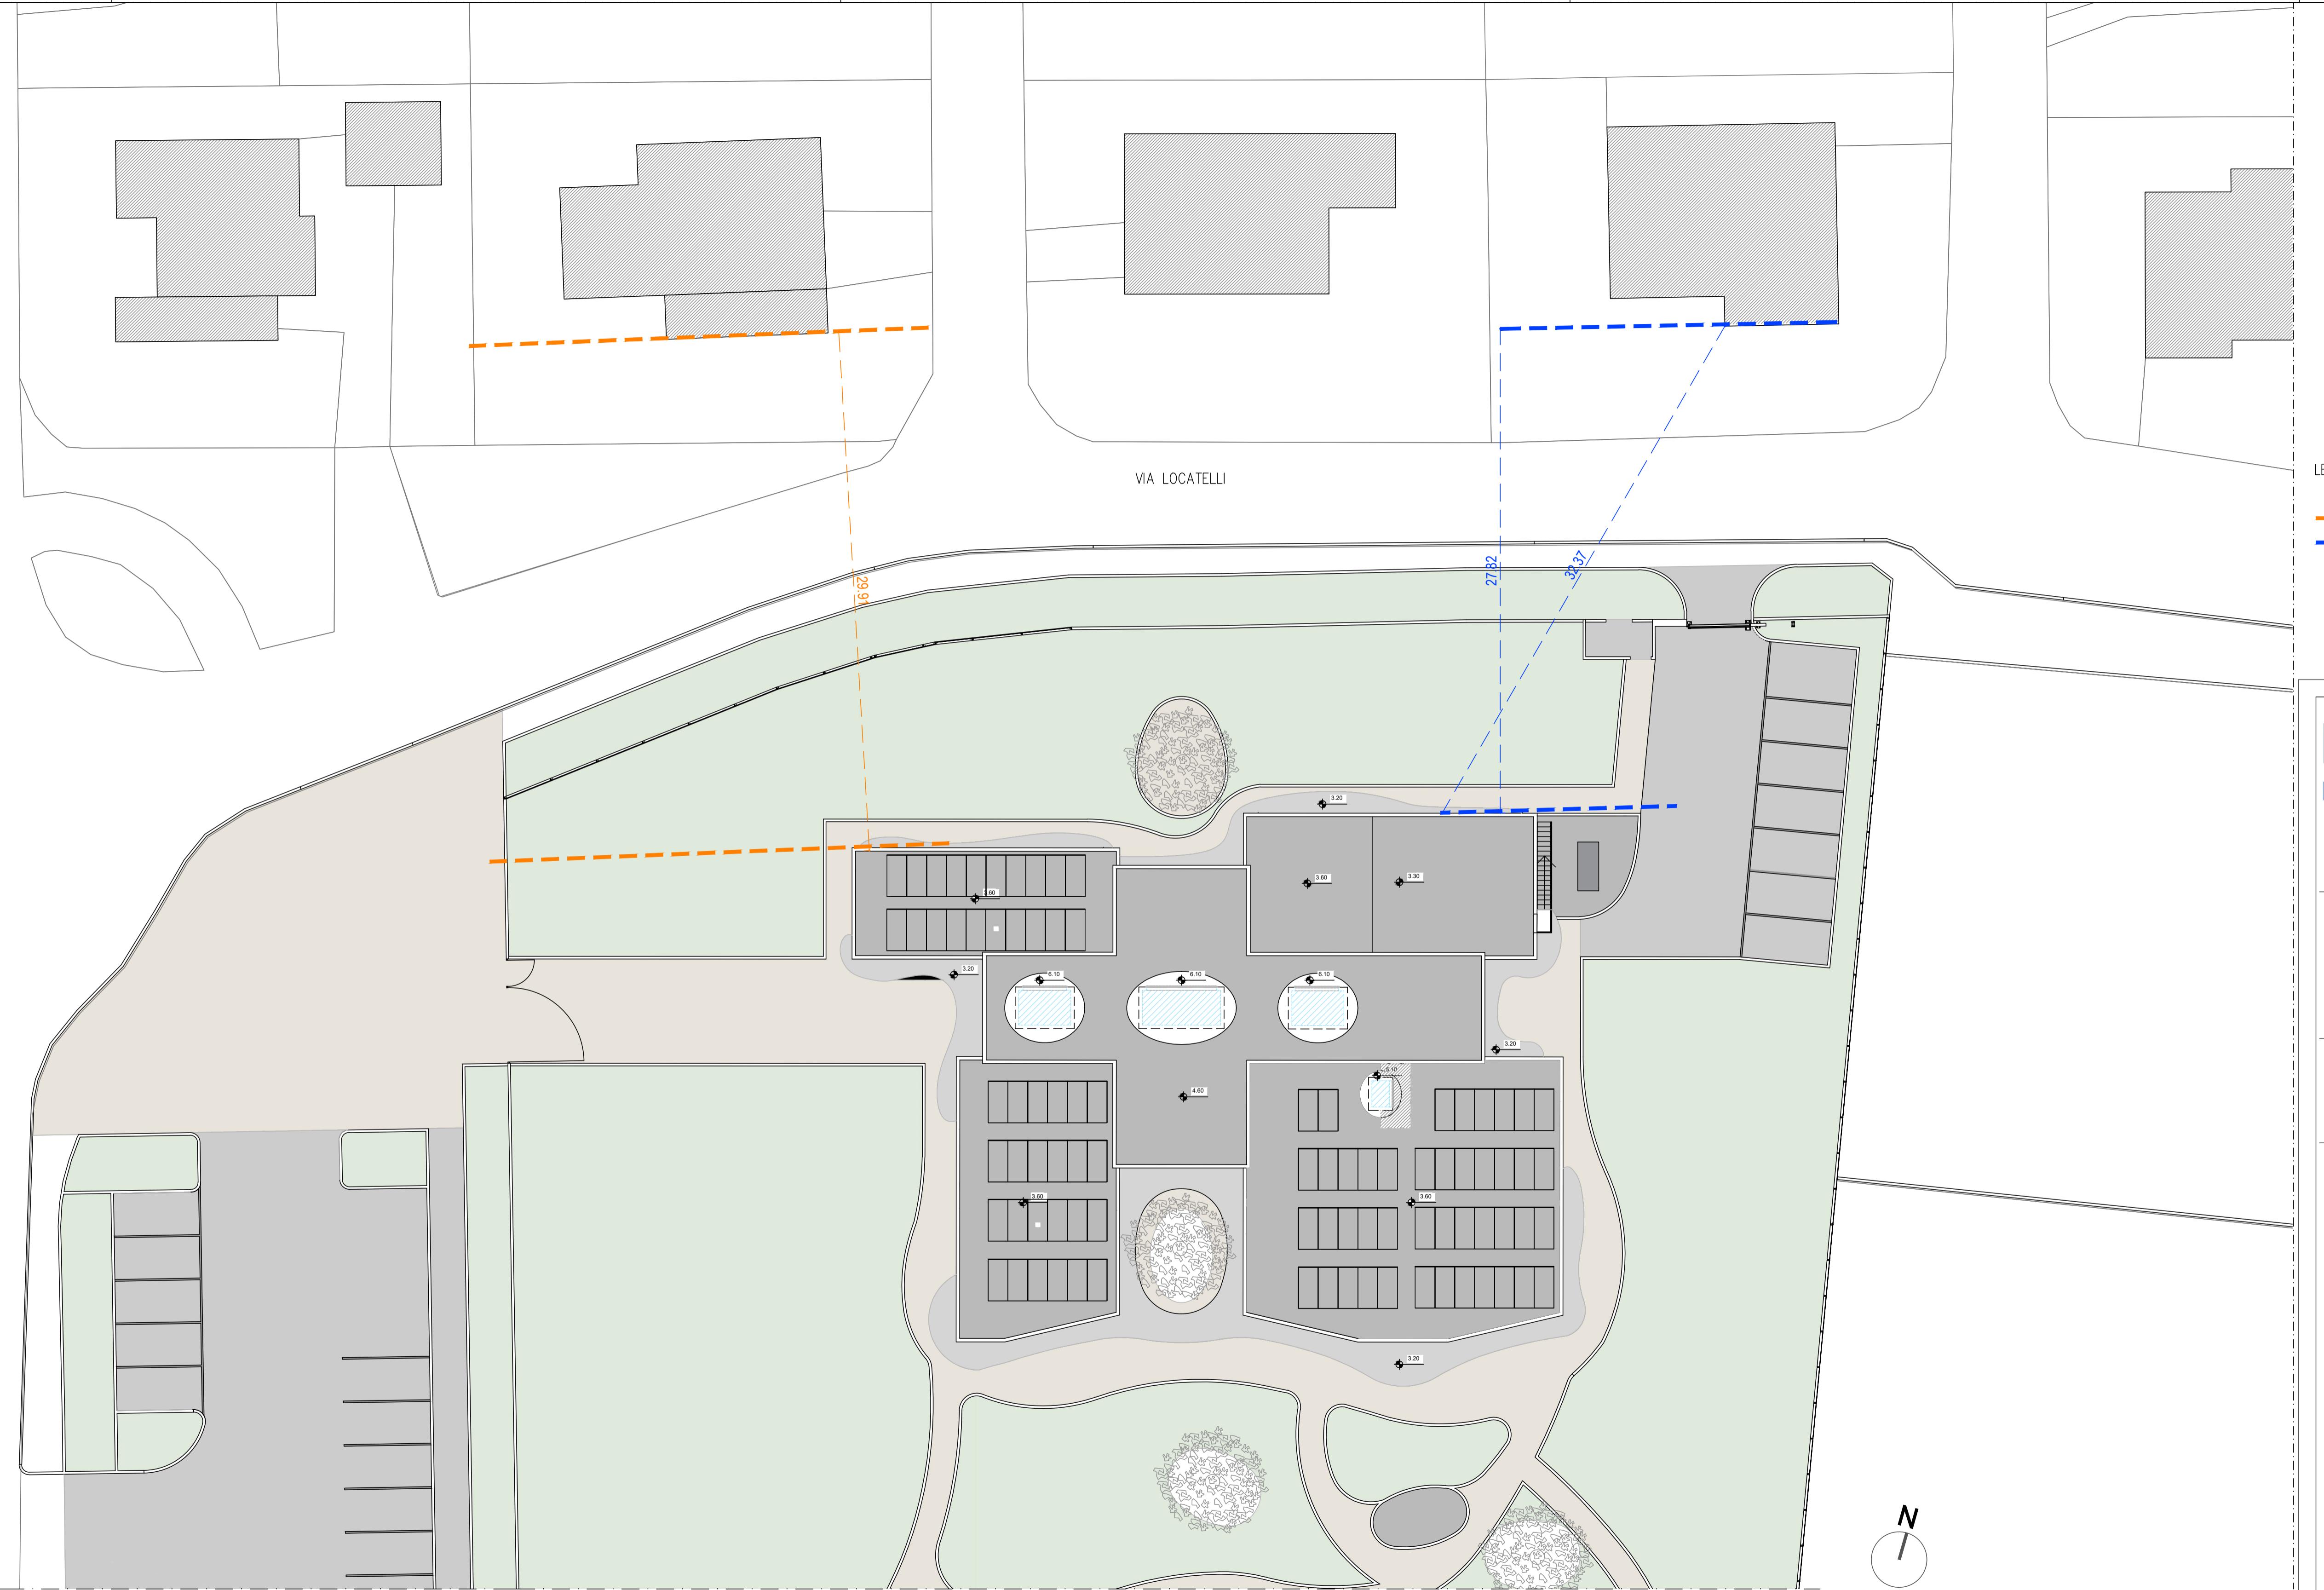

PLANIMETRIA GENERALE COPERTURA

FUTURA LA SCUOLA
PER L'ITALIA DI DOMANI



Città di Sesto Calende

INTERVENTO FINANZIATO DALL'UNIONE EUROPEA - NEXT GENERATION EU

Progetto Definitivo / Esecutivo

DEMOLIZIONE CON RICOSTRUZIONE ED AMPLIAMENTO DI
ASILO NIDO COMUNALE "IL PICCOLO PRINCIPE"
Via Locatelli, Sesto Calende (VA)

Impresa Affidataria:

TRABANO
COSTRUZIONI EDILI
S.r.l.

Impresa Tabano S.r.l - Via dell'Industria 5 - Venegono Inferiore (VA)

Progettisti ATP:

Capogruppo:



ing. Alberto Mazzucchelli
Ord. Ingegn. Prov. Varese n°1625
SIA n°160796

arch. Roberto Pozzi
Ordine degli Architetti della
Provincia di Varese n°1017

arch. Maurizio Mazzucchelli
Ord. Arch. Prov. Varese n°1213
Consulente CasaClima ID 090175

Co - progettisti:



ing. Luca Santarelli
Via Galliani 66/ter
Casale Litta (VA)

Bottelli ing. Roberto
ing. Roberto Bottelli

Via Cellini 3
Varese (VA)



ing. Davide Lodi Rizzini
Via Carnia 134
Varese (VA)



ing. Pasquale Iommazzo
Via Carnia 134
Varese (VA)

Giovane Professionista:



ing. Simone Cattaneo
Via Marconi 36
Azzate (VA)

Collaboratori:

arch. Silvana Garegnani
arch. Giacomo Mazzucchelli
arch. Gianluca Buzzi


ing. Marco Lanfranconi
ing. Gabriele Zampini
ing. Giorgio Parpinel

tavola nr.

A1 0.4

PROGETTO DI PREVENZIONE INCENDI
PIASTRE RADIANTI

commessa	1385.02	scala	1:200	data	04/08/2023
aggiornamento		data aggiornamento		approvato il	

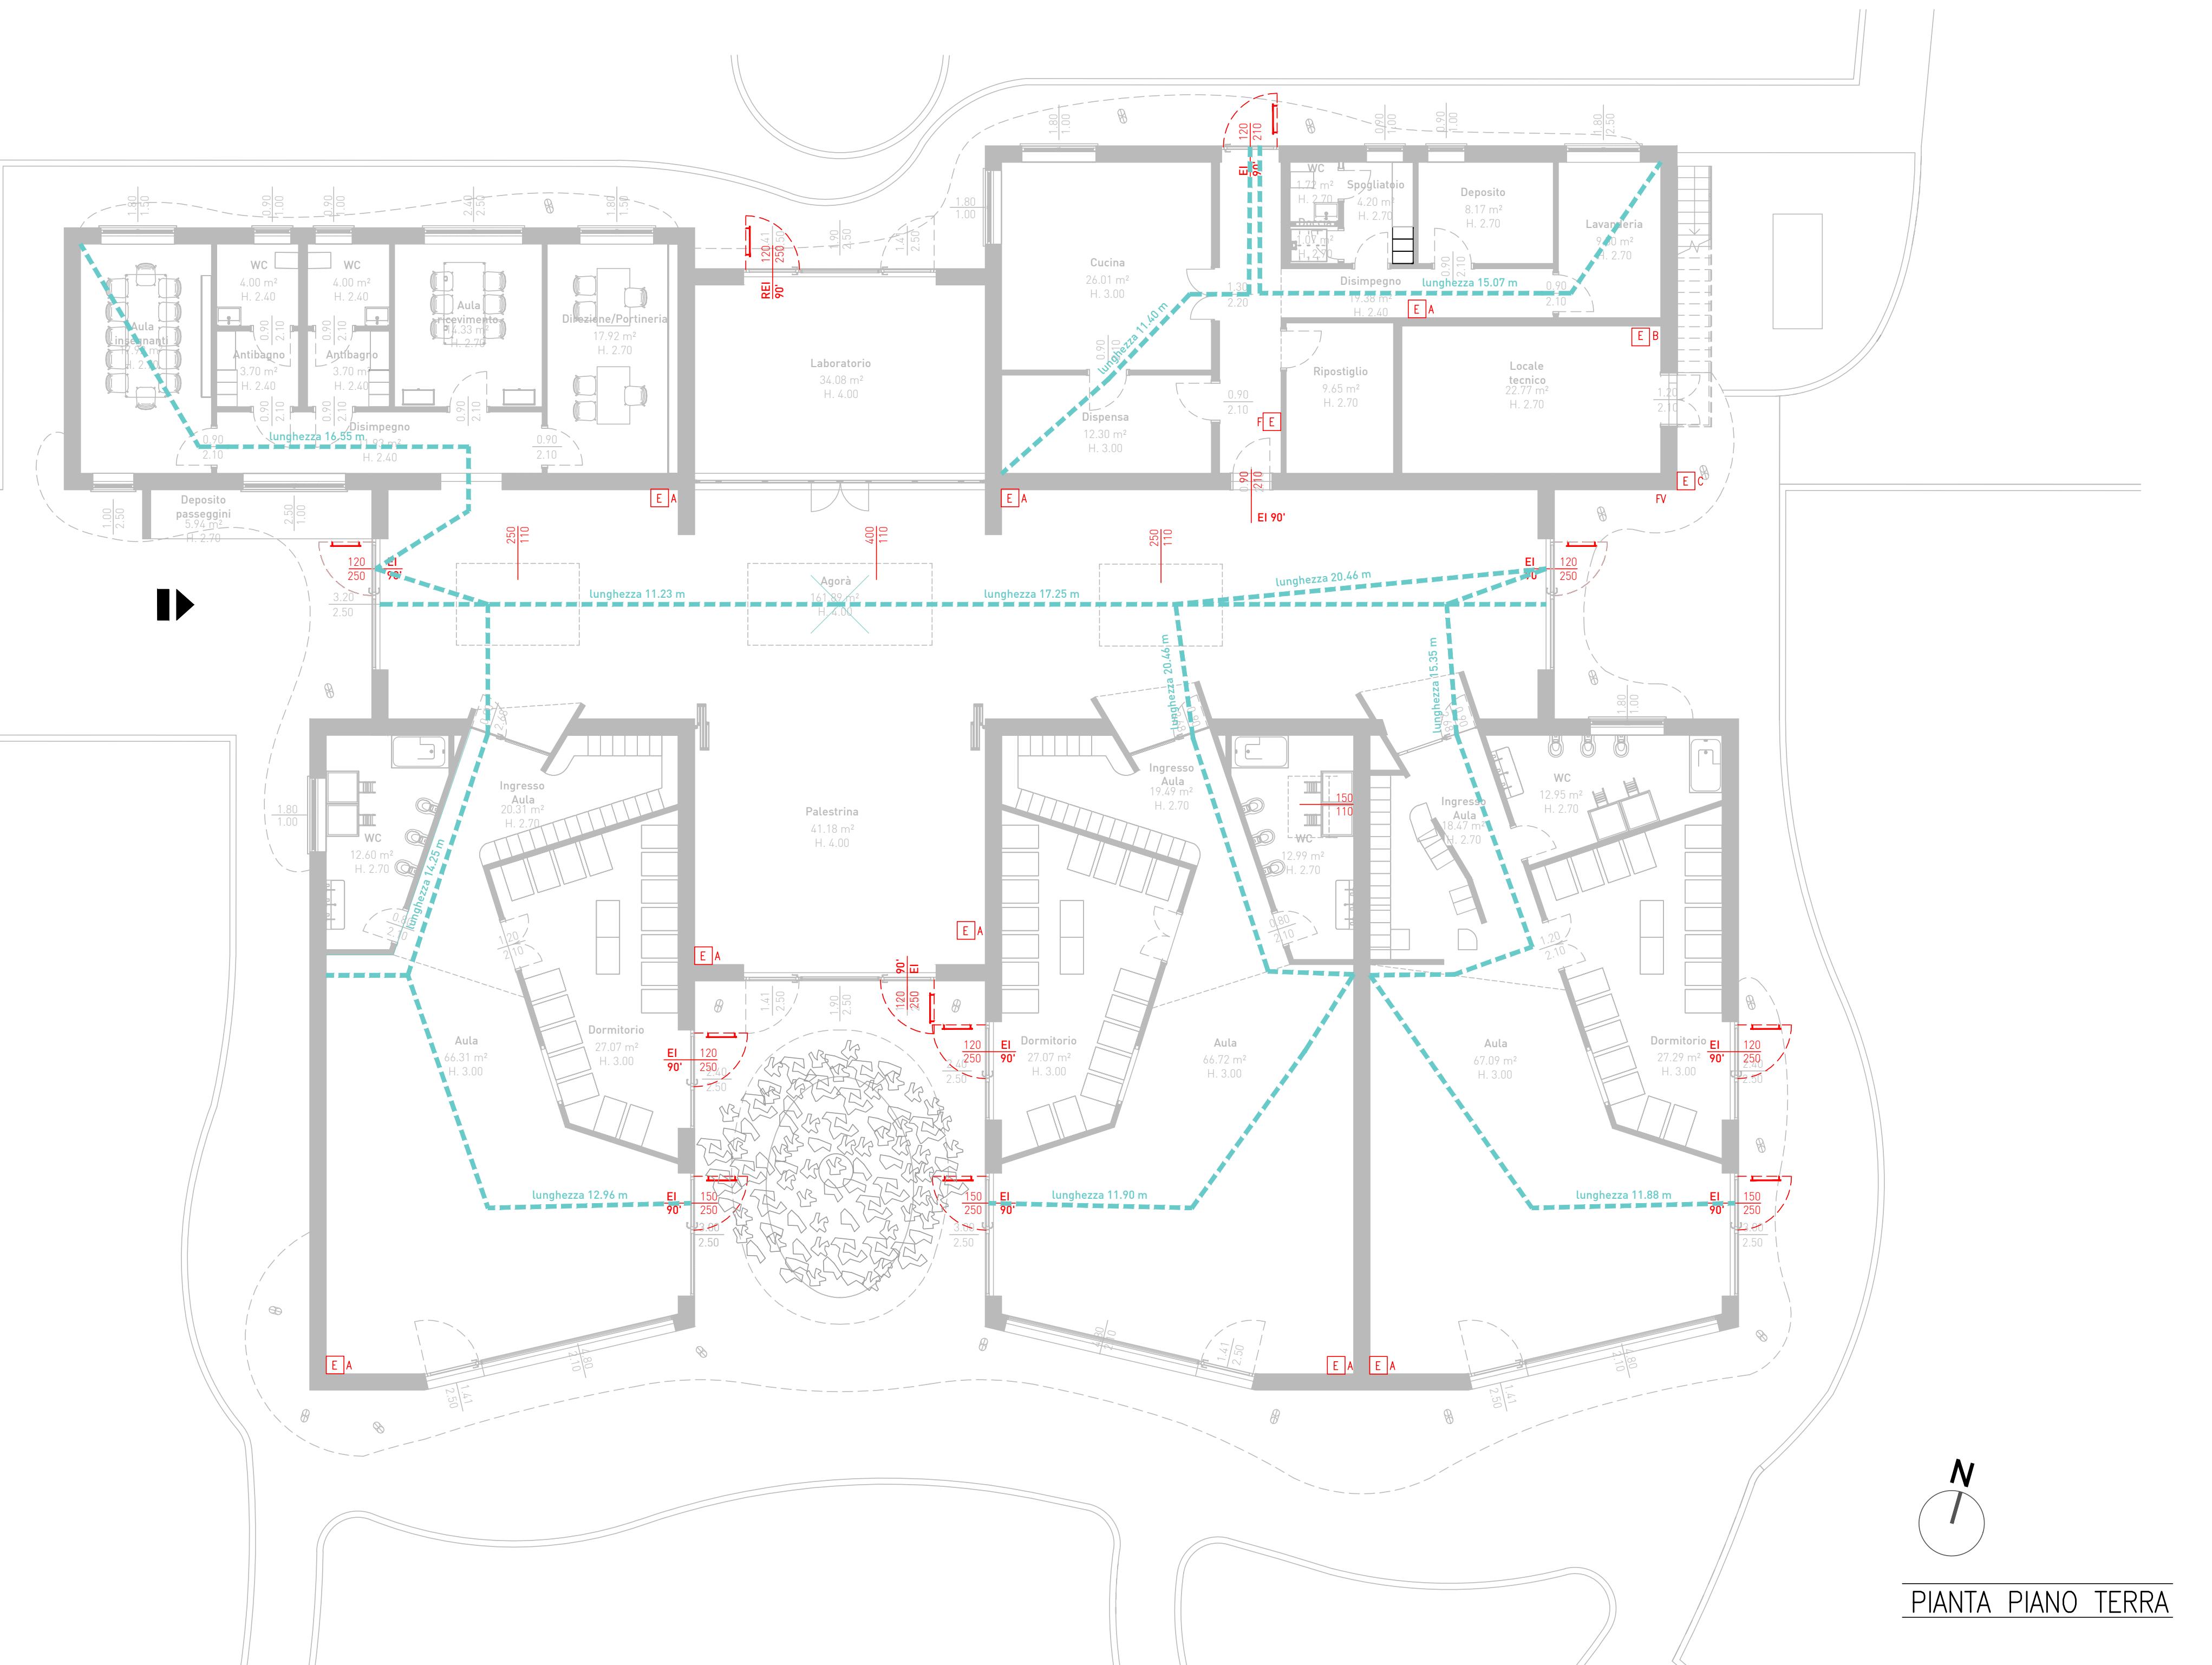

FUTURA LA SCUOLA PER L'ITALIA DI DOMANI

Città di Sesto Calende

INTERVENTO FINANZIATO DALL'UNIONE EUROPEA - NEXT GENERATION EU

Progetto Definitivo / Esecutivo

DEMOLIZIONE CON RICOSTRUZIONE ED AMPLIAMENTO DI ASILO NIDO COMUNALE "IL PICCOLO PRINCIPE" Via Locatelli, Sesto Calende (VA)

Impresa Affidataria:

TRABANO s.r.l.
Impresa Tabano S.r.l - Via dell'Industria 5 - Venegono Inferiore (VA)

Progettisti ATP:
Capogruppo:

MPM INGEGNERIA ARCHITETTURA URBANISTICA
ing. Alberto Mazzucchelli
Ord. Ingenn. Prov. Varese n°1625
SIA n°160796
Via Europa 54, Morazzone (VA) - Passaggio Duomo 2 Milano (MI) - Tel 0332870777 - www.mppma.it - info@mppma.it

arch. Roberto Pozzi
Ordine degli Architetti della Provincia di Varese n°1017
arch. Maurizio Mazzucchelli
Ord. Arch. Prov. Varese n°1213
Consulente CasaClima ID 090175
ing. Pasquale Iommazzo
IPI Ingegneria e Architettura
ing. Luca Santarelli
Bottelli ing. Roberto
ing. Roberto Bottelli
Via Galliani 6/ter Casale Litta (VA)
ing. Davide Lodi Rizzini
Via Cellini 3 Capiago Intimiano (CO)

Co - progettisti:

STUDIO TECNICO BASSANI - CODIZZINI
ing. Simone Cattaneo
CATTANEO SIMONE STUDIO TECNICO DI INGEGNERIA
Studio Tecnico di Ingegneria per la Prevenzione Incendi
ing. Silvana Garegnani
arch. Giacomo Mazzucchelli
arch. Gianluca Buzzi
Via Marconi 36 Azzate (VA)

Giovane Professionista:

ING. SIMONE CATTANEO

Collaboratori:

ing. Marco Lanfranconi
arch. Silvana Garegnani
arch. Giacomo Mazzucchelli
arch. Gianluca Buzzi
ing. Gabriele Zampini
ing. Giorgio Parpinel
Via Carnia 134 Varese (VA)

tavola nr. **AI 0.5**

PROGETTO DI PREVENZIONE INCENDI

VIE DI ESODO

commissario	1385.02	scala	1:100	data	04/08/2023
aggiornamento					