
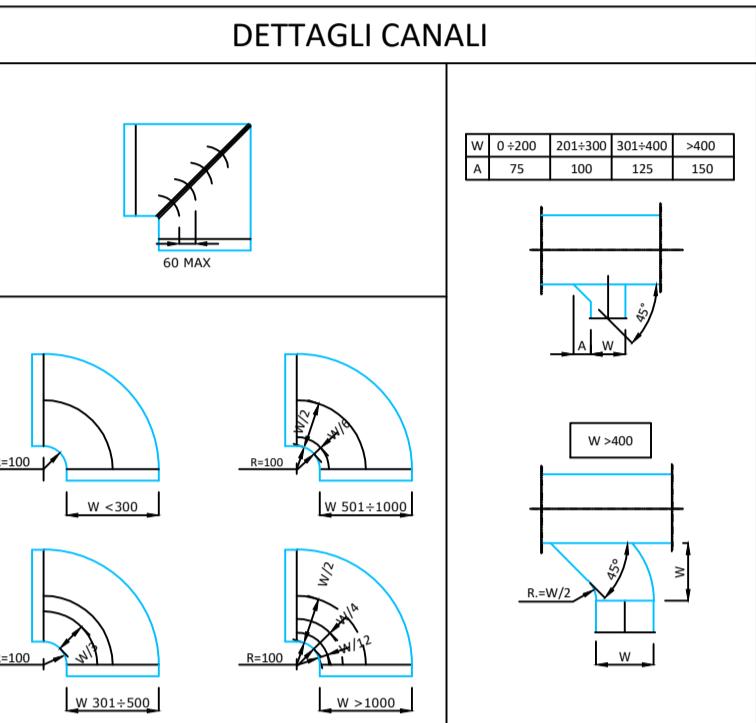


LEGENDA CLIMATIZZAZIONE	
Dimensioni	RETE ESTRAZIONE ARIA VIZIATA Canale Metallico - Comprende di staffagi ed accessori
Dimensioni	RETE IMMISSIONE ARIA ESTERNA Canale Metallico - Comprende di staffagi ed accessori
Dimensioni	RETE MANDATA CLIMATIZZAZIONE Canale Metallico Cobinato - Comprende di staffagi ed accessori
Dimensioni	RETE RIPRESA CLIMATIZZAZIONE Canale Metallico Cobinato - Comprende di staffagi ed accessori
	TUBAZIONE FLESSIBILE CON MOLLA ANTISCHIACCIAMENTO Comprende di accessori - Lunghezza Massima 1,50 m
	DIFFUSORI CIRCOLARI A LANCIO VARIABILE CON PALE REGOLABILI PROVISTI DI SERVOMOTORI E SERVANDA DI TARATURA
	VALVOLA DI ESTRAZIONE IN MATERIALE PLASTICO PER POSA IN CONTROSOFFITTO Comprende di accessori
SR	SERRANDA DI REGOLAZIONE MANUALE PER CANALI CIRCOLARI Comprende di accessori
TA	REGOLAZIONE - Sonda di temperatura ambiente

NOTE:

1. Valido solo per impianti meccanici
2. Misure e dimensioni da verificare a cura dell'installatore
3. Prevedere idonei sistemi antivibranti e rubinetti di svuotamento nei punti bassi
4. Prevedere sifoni per tutte le tubazioni condizionate
5. Prevedere idonei sistemi antivibranti per la posa di tutte le apparecchiature con parti in movimento
6. Prevedere idonei antivibranti per il collegamento di canali
7. Prevedere idonei tubazioni antivibranti per connessione con apparecchiature con parti in movimento
8. Prevedere sonda di ispirazione per la manutenzione dei macchinari all'interno di controsoffitti

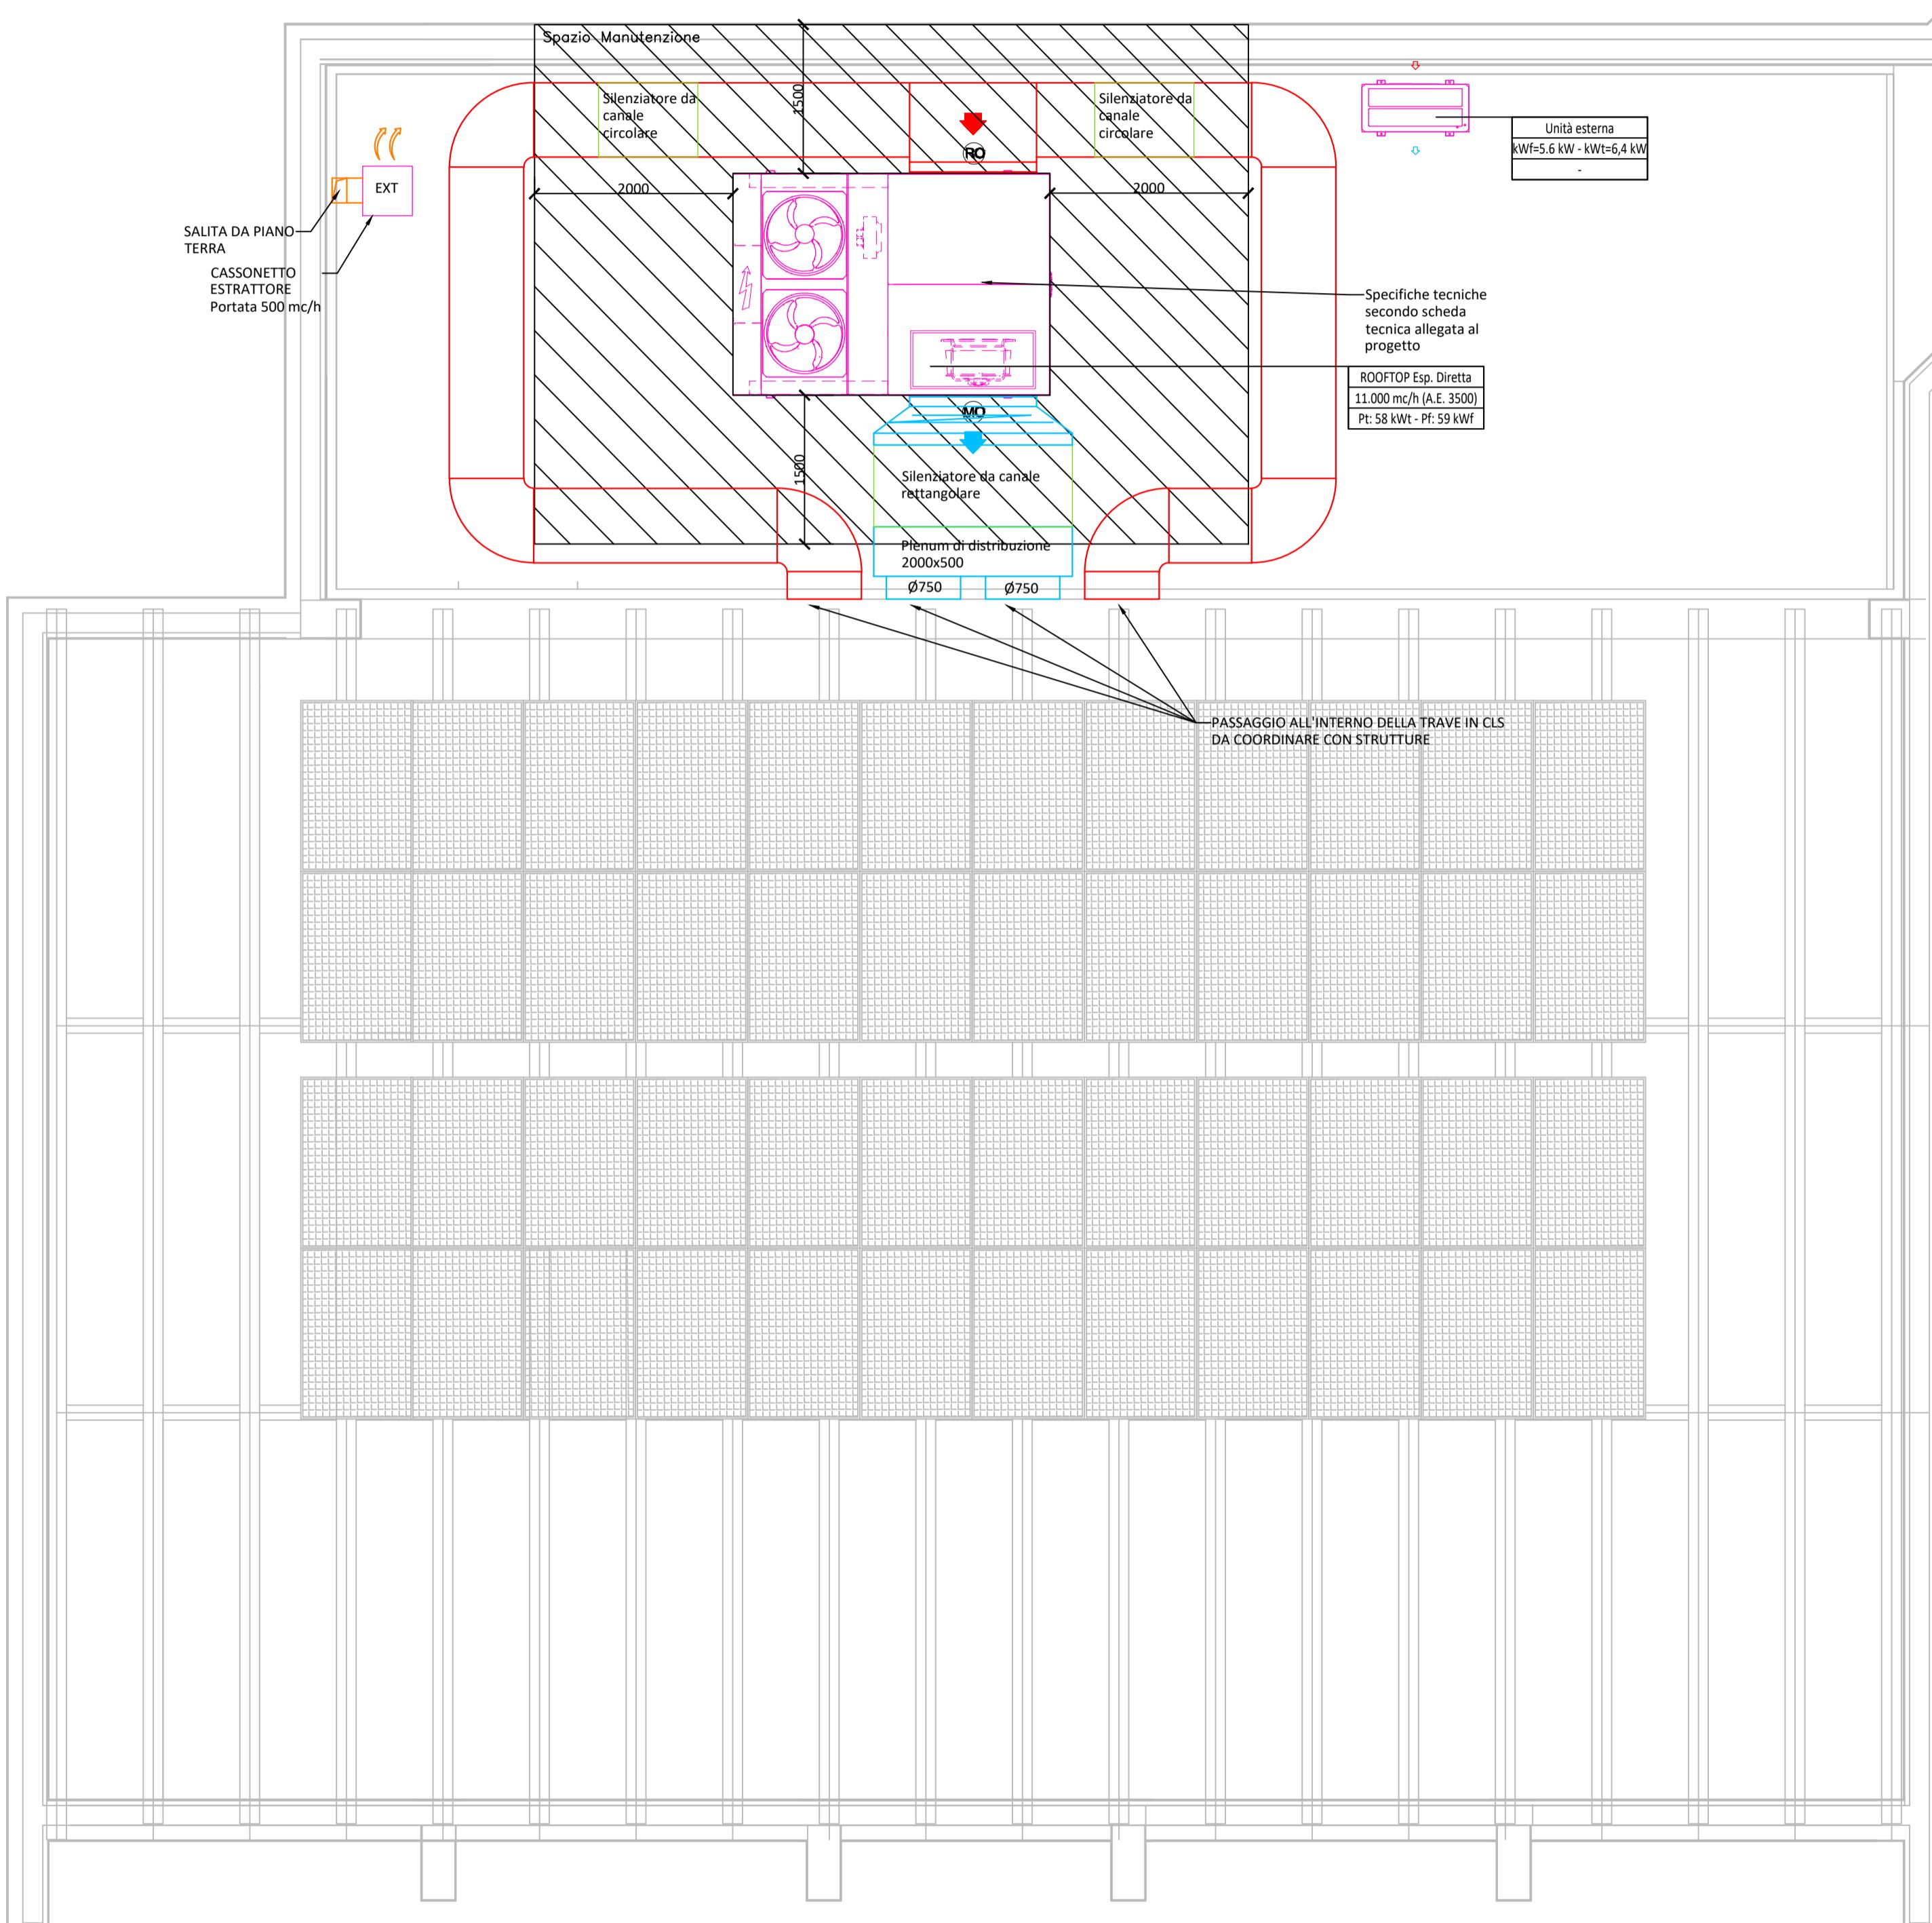

**SAIND INGEGNERIA**

Piacenza - Via Roso, 132 S.Nicolo, Rottifreno - Milano - P.le Giulio Cesare, 9  
Roma - Viale dell'Umanesimo, 308 - T. 0523.76.98.98 - [www.saind.it](http://www.saind.it) - [saind@saind.it](mailto:saind@saind.it)

Oggetto: **REALIZZAZIONE NUOVA MENSA SCOLASTICA PRESSO SCUOLA PRIMARIA UNGARETTI CUP I85E2200400006**

Committente / Identificativo progetto:	Nome documento:
COMUNE DI SESTO CALENDE	IMPIANTO MECCANICO DI CLIMATIZZAZIONE
Piazza Cesare da Sesto, 1 21018 Sesto Calende (VA)	PIANO COPERTURA
rev. 0 06/06/2023 M.B. DeG. F.N.	SCALA 1:50
	N° DISEGNO 8792 PFTE 302
	TAVOLA 302
	N° FOGLI 1 di 1